


KOORDINAČNÍ SITUACE

M=1:1500

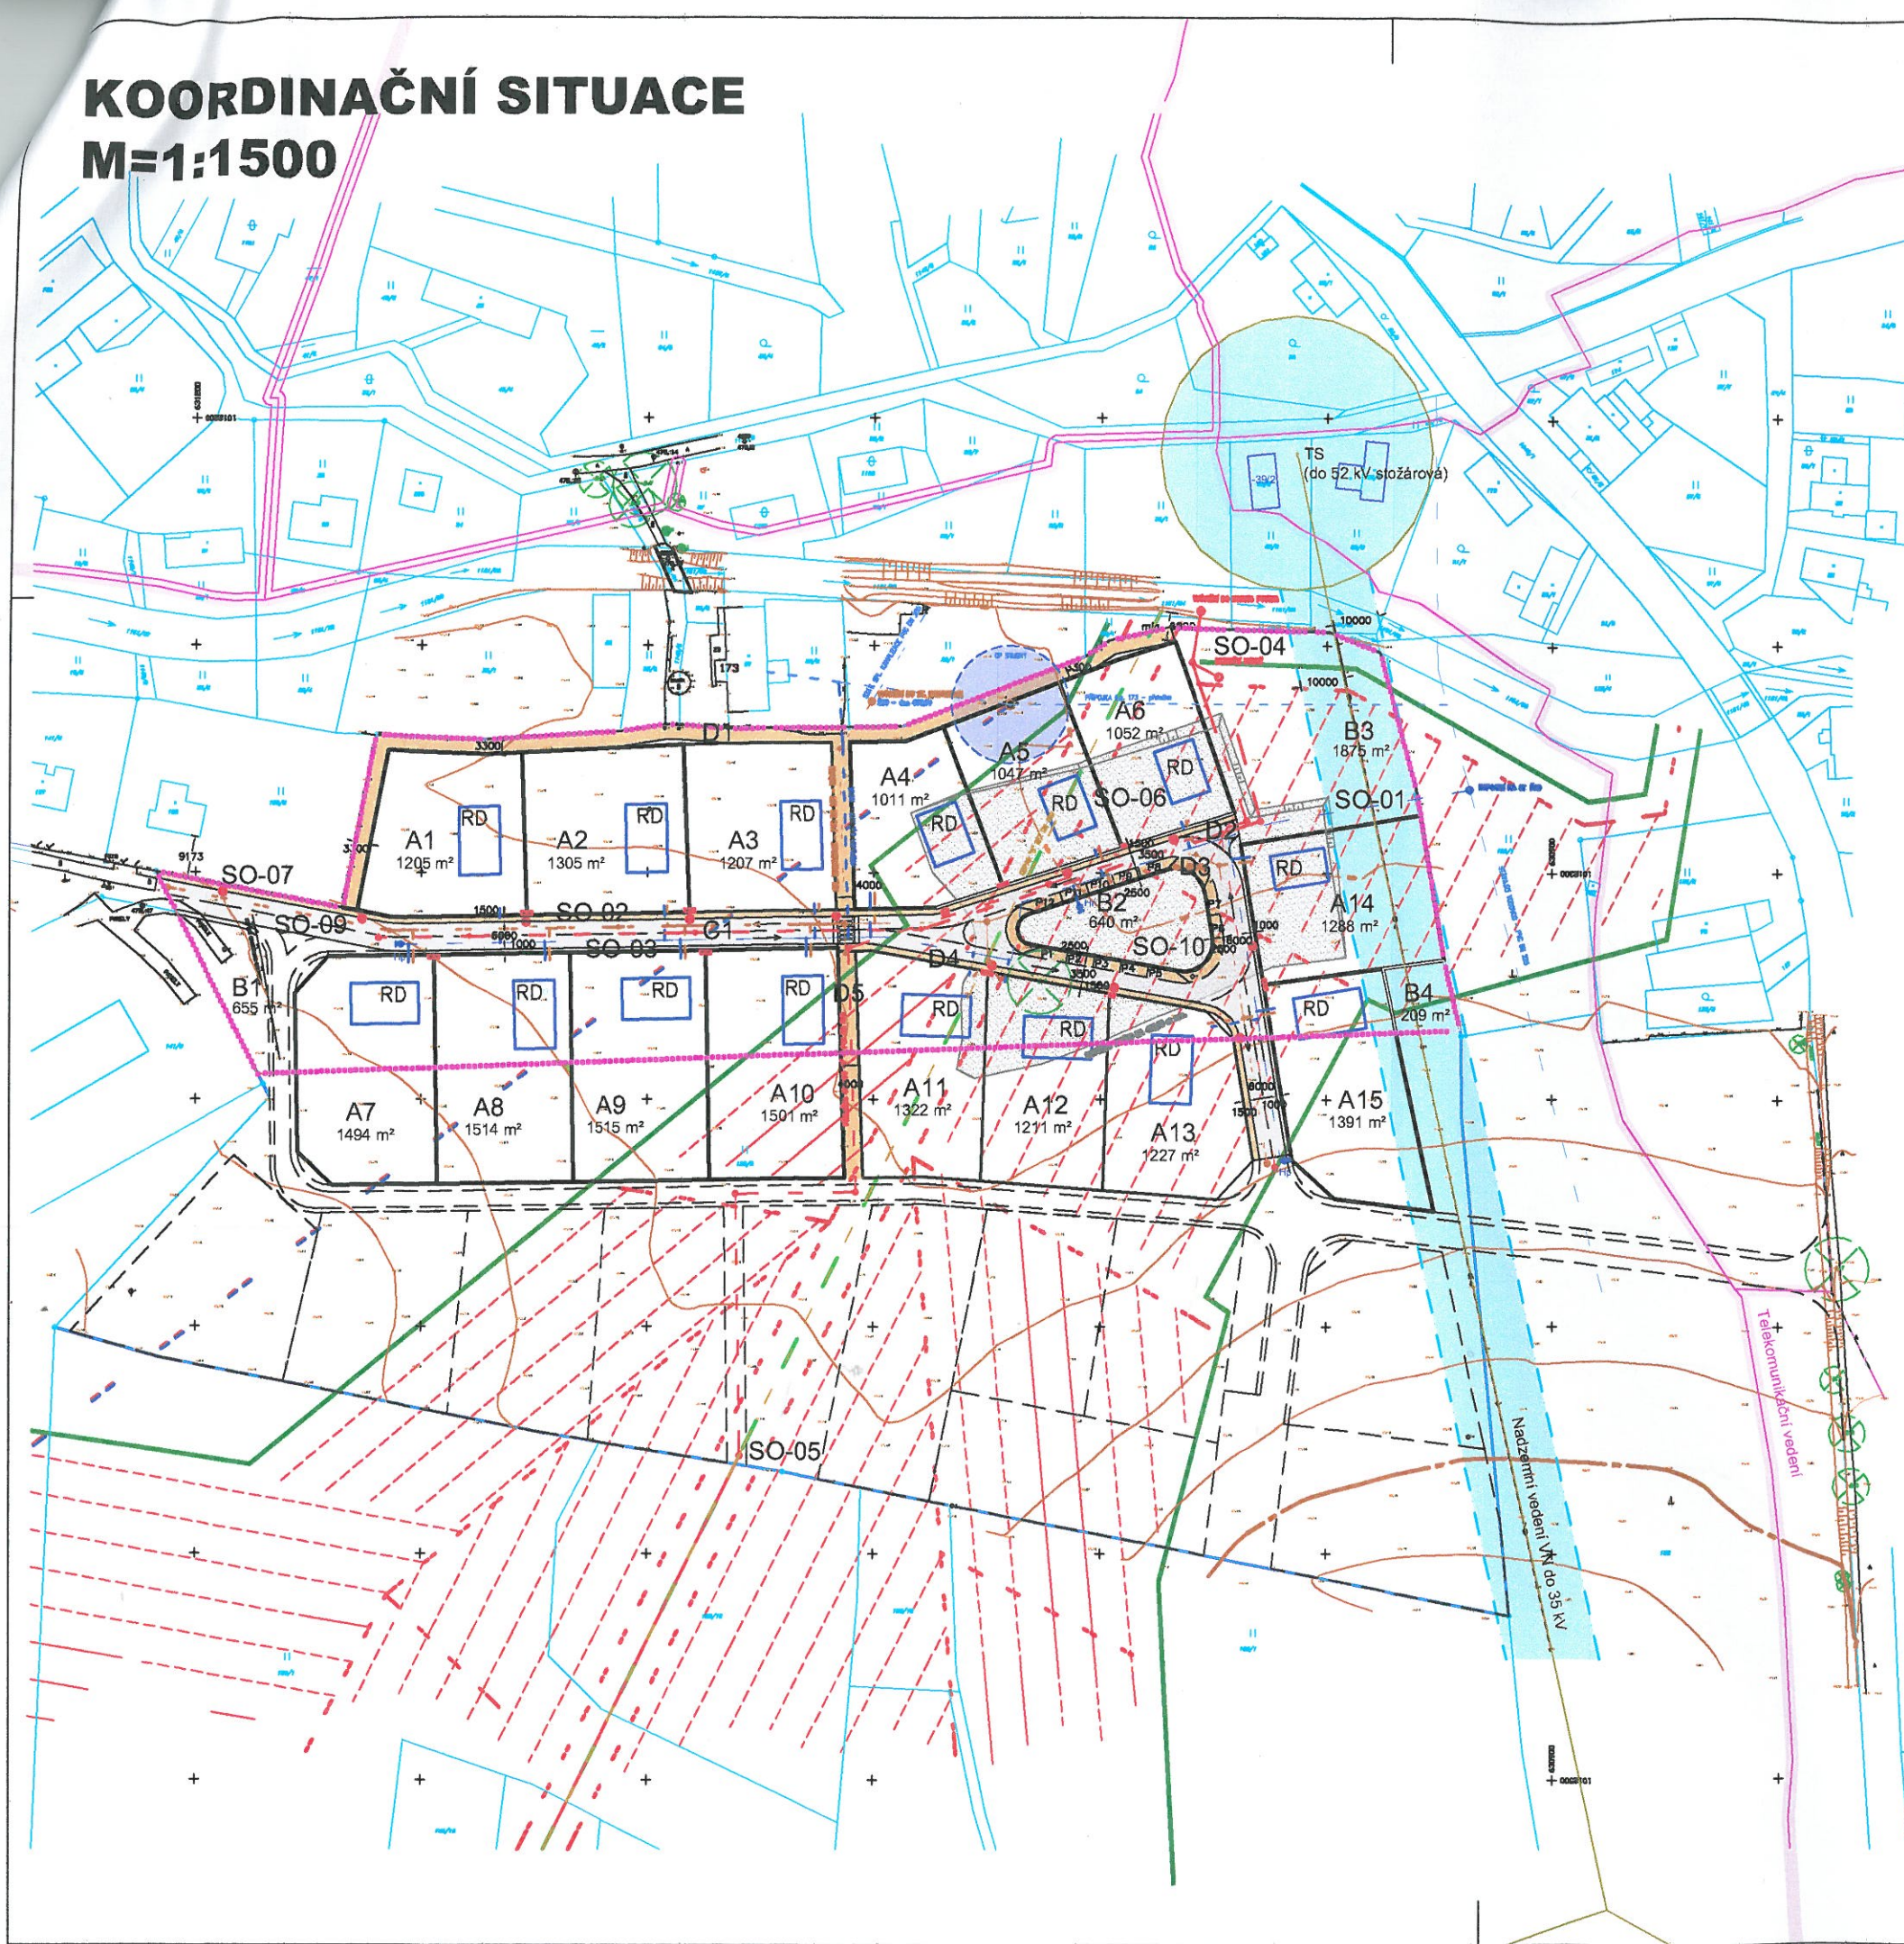

LEGENDA:


- A1 1205 m² OZNAČENÍ NOVÝCH PARCEL (VÝMĚRA PARCELY)
- C1 NOVÁ MÍSTNÍ OBSLUŽNÁ KOMUNIKACE
- B1 VEŘEJNÉ PROSTRANSTVÍ / ZELEŇ
- D1 KOMUNIKACE PRO PĚŠÍ / PARKOVÁNÍ
- RD NOVÉ RODINNÉ DOMY
- NOVÁ HRANICE POZEMKŮ
- VÝHLED - DALŠÍ MOŽNÉ ČLENĚNÍ NA STAVEBNÍ PARCELY (ORIENTAČNÍ)
- TERÉNNÍ ÚPRAVY (PŘEDBĚŽNÝ ODIHAD)
- VEŘEJNÉ OSVĚTLENÍ
- EL. SLOUPEK
- OCHRANNÉ PÁSMO STUDNY
- HRANICE OCHRANNÉHO PÁSMO NADZEMNÍHO VEDENÍ VN DO 35 kV
- ZASTAVITELNÁ PLOCHA - p.p.č. 128/3 k.ú. Kyje u Hajnice [6367468] (cca 19.749 m² z celkové plochy 47.355 m²)
- PŘECHOD PRO CHODCE (ZVÝŠENÝ PRÁH)

LEGENDA STÁVAJÍCÍCH SÍTÍ:

- STÁVAJÍCÍ PŘÍPOJKA VN K ČERPADLU STUDNY
- STÁVAJÍCÍ VODOVODNÍ POTRUBÍ DN 200
- ODPAD 03 - BET DN 400
- STÁVAJÍCÍ SVODNÉ POTRUBÍ - Ø 65 a 100
- STÁVAJÍCÍ DRENÁŽNÍ PÉRA - FLEXIBIL Ø 53
- HRANICE ODVODNĚNÍ
- STÁVAJÍCÍ TELEKOMUNIKAČNÍ VEDENÍ
- STÁVAJÍCÍ NADZEMNÍ VEDENÍ VN DO 35 kV
- STÁVAJÍCÍ VODOVOD
- NOVÁ SPLAŠKOVÁ KANALIZACE
- NOVÝ VODOVOD
- NOVÁ DEŠŤOVÁ KANALIZACE

LEGENDA ST. OBJEKTŮ:

- SO-01 - VODOVOD
- SO-02 - SPLAŠKOVÁ KANALIZACE
- SO-03 - DEŠŤOVÁ KANALIZACE
- SO-04 - RETENČNÍ NÁDRŽ
- SO-05 - PŘELOŽKA ZA TUBNĚNÍ VODNÍHO TOKU
- SO-06 - TERÉNNÍ ÚPRAVY
- SO-07 - VEŘEJNÉ OSVĚTLENÍ
- SO-08 - KABELOVÉ VEDENÍ NÍZKÉHO NAPĚTÍ
- SO-09 - KOMUNIKACE
- SO-10 - SADOVÉ ÚPRAVY

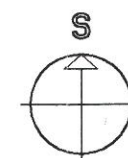

ING. JAN KLENČÍK, BŘEČTEJNSKÁ 269, TRUTNOV 541 01

PROJEKTANT: ING. JAN KLENČÍK	DATUM: 08/2017
VYPRACOVAL: ING. JAN KLENČÍK	MĚŘÍTKO: 1:1500
INVESTOR: Obec Hajnice, Hajnice 190, 544 66 Hajnice	FORMÁT: 2X A4
AKCE: ZASTAVOVACÍ STUDIE p.p.č. 128/3 v k.ú. Kyje u Hajnice, obec Hajnice	Č. VÝKRESU
VÝKRES: KOORDINAČNÍ SITUACE	STUPEŇ PD: ZAST. STUDIE
	B.1